



PLANTA BAJA 1:50

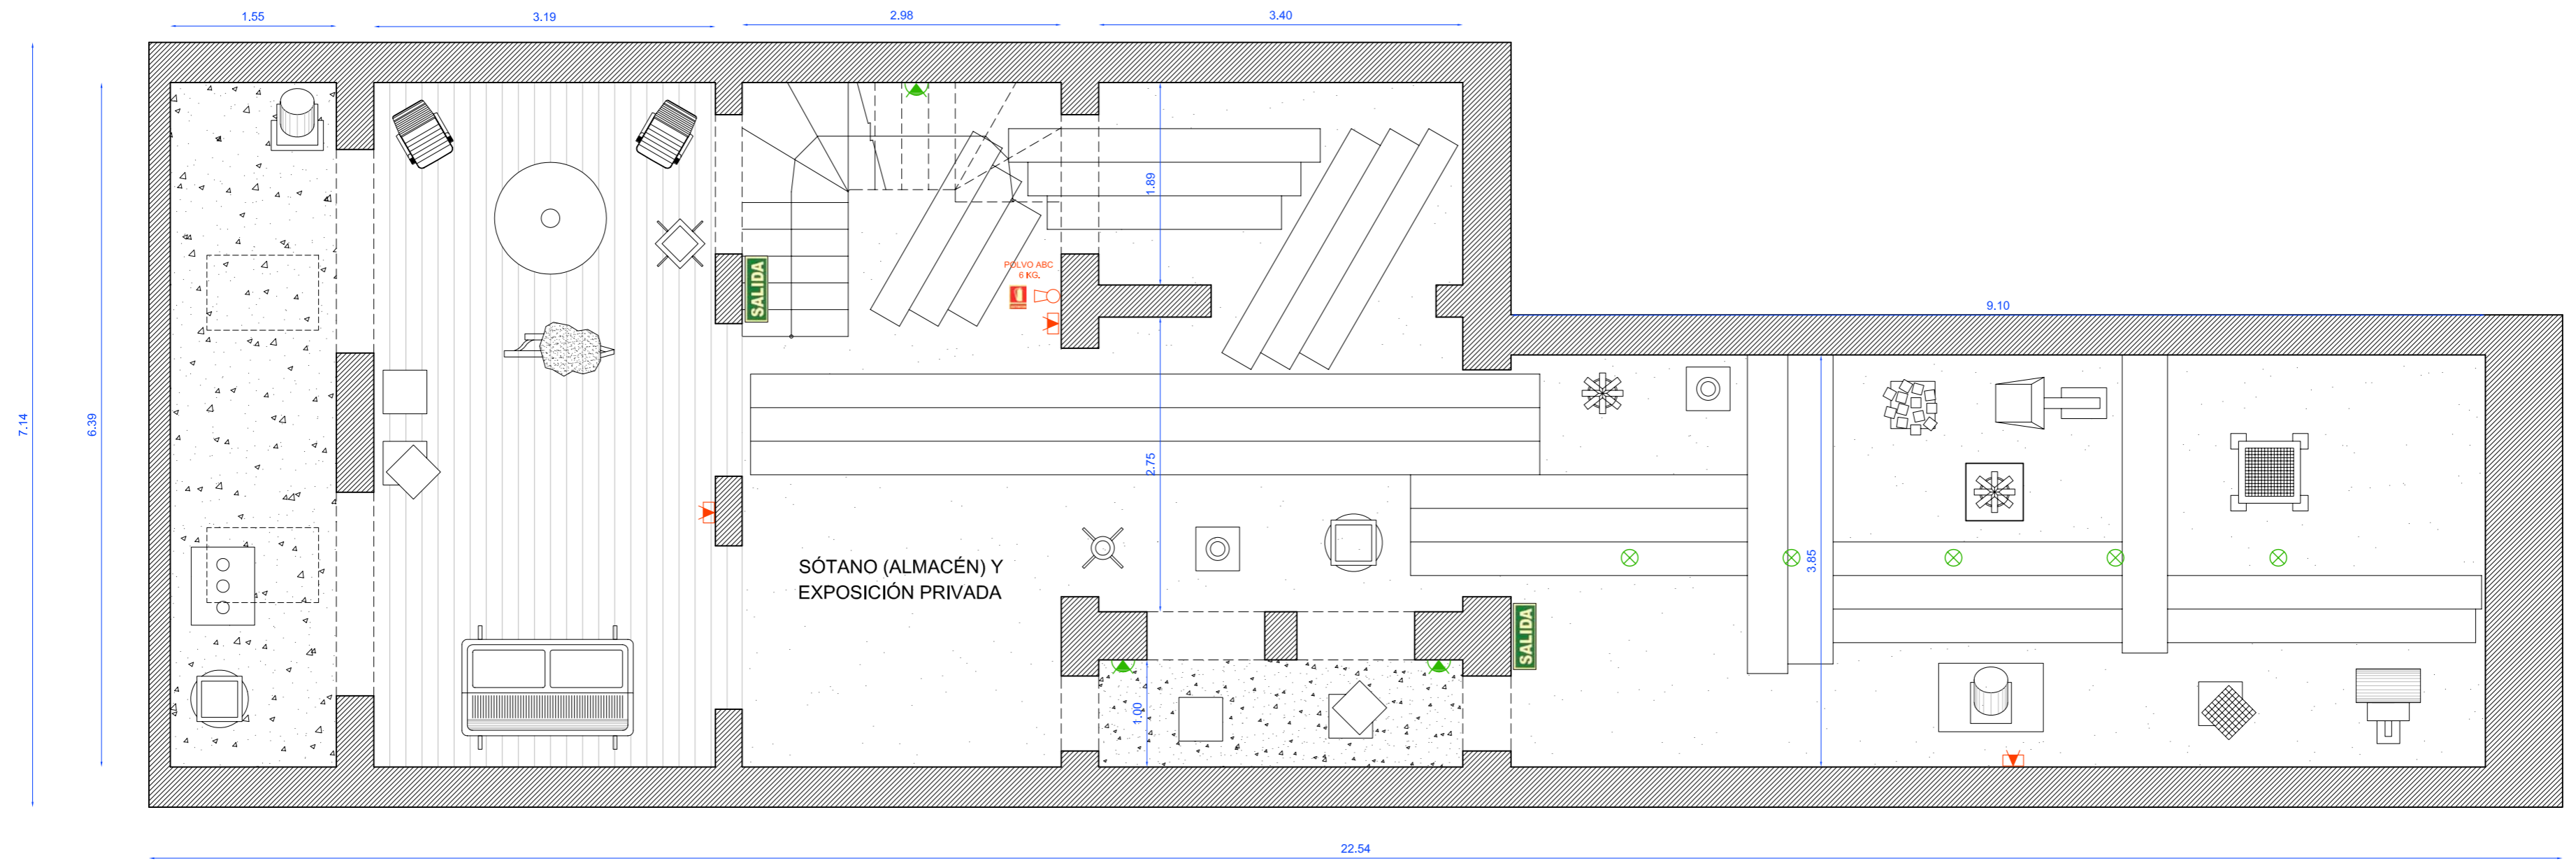

SÓTANO 1:50

 <p>ING. INDUSTRIAL Asociació / Col·legi d'Enginyers Industrials de Catalunya</p>	<p>NOMBRE DEL PROYECTO PROYECTO: LEGALIZACIÓN DE ACTIVIDAD</p>				
	<p>ING. INDUSTRIAL: JAVIER SANTOS R. ING. IND. C/IL. 13.863 CONSELL DE GENT 474 ENT. "C" - BARCELONA TELF. 932 656 096 653 853 476</p>				
<p>PETICIONARIO: SRES: ESPAIS ACTUALS S.L. - NIF B 64121585 C/ ARIBAU Nº 59 - LOCAL PLANTA BAJA C.P. 08011 - BARCELONA</p>		<p>ING. INDUSTRIAL: JAVIER SANTOS</p>	<p>ESCALA: 1:50</p>	<p>PLANO Nº: 01</p>	<p>DIRECCIÓN: C/ ARIBAU Nº 59 - P.B. C.P. 08011 - BARCELONA</p>
<p>REPRESENTANTE: SRES: ALEX BERNED - DNI 46573211 M</p>		<p>DELINEACIÓN: JORGE VELÁSQUEZ</p>	<p>FECHA: JULIO 2008</p>	<p>NOMBRE DEL PLANO: PLANTA BAJA Y SÓTANO</p>	